



 








LEGENDA


-  PVC LIŠTA NAŠLAPNÁ
-  PVC LIŠTA 25x40, POPŘÍPADĚ 20x20
-  PVC ŽLAB, PVC PARAPETNÍ KANÁL
-  ELEKTROINSTALAČNÍ KRABICE HENSEL PRO PŘIPOJENÍ UPS
-  UMÍSTĚNÍ ZÁSUVKY 230V
-  UMÍSTĚNÍ PRACOVNÍŠTĚ DATOVÉ ZÁSUVKY
-  UMÍSTĚNÍ PŘÍPOJNÉHO M POMOCÍ KONEKTORU RJ45
-  UMÍSTĚNÍ AP WIFI
-  UMÍSTĚNÍ SILOVÉHO ROZVADĚČE RHR-NP
-  ZMĚNA VÝŠKY KABELOVÉ TRASY (svod z podhledu)
-  STAVEBNÍ STÁVAJÍCÍ UMÍSTĚNÍ ZÁSUVKY 230V


Napájení RHR-NP -požadujeme minimální přívod CYKY 5x4 jistič 20A char. C. -zajistí stavba.

V rámci NP budou využity el. zásuvky 230V - prodlužovací kabely si zajišťuje ČS,a.s. Bude provedena kontrola stávajícího rozvaděče+kontrola okruhů stávajících zásuvek (bytová rozvodnice)

Příprava pro zajištění provozu ATM v 1.NP u vstupu do budovy, z RACK NP v 2.NP bude vedeno připojení ATM:
1x UTP 1x CYKY 3x2,5
Vedení bude v rámci 1.NP vedeno v chrániče KOPOS KOPFLEX 40 - napojení 1NP až při stěhování pobočky do NP

El.rozvaděč RHR-NP dodaný ČS,a.s, bude doplněn o 2 jistič chránič 16A;3x Jistič 16A

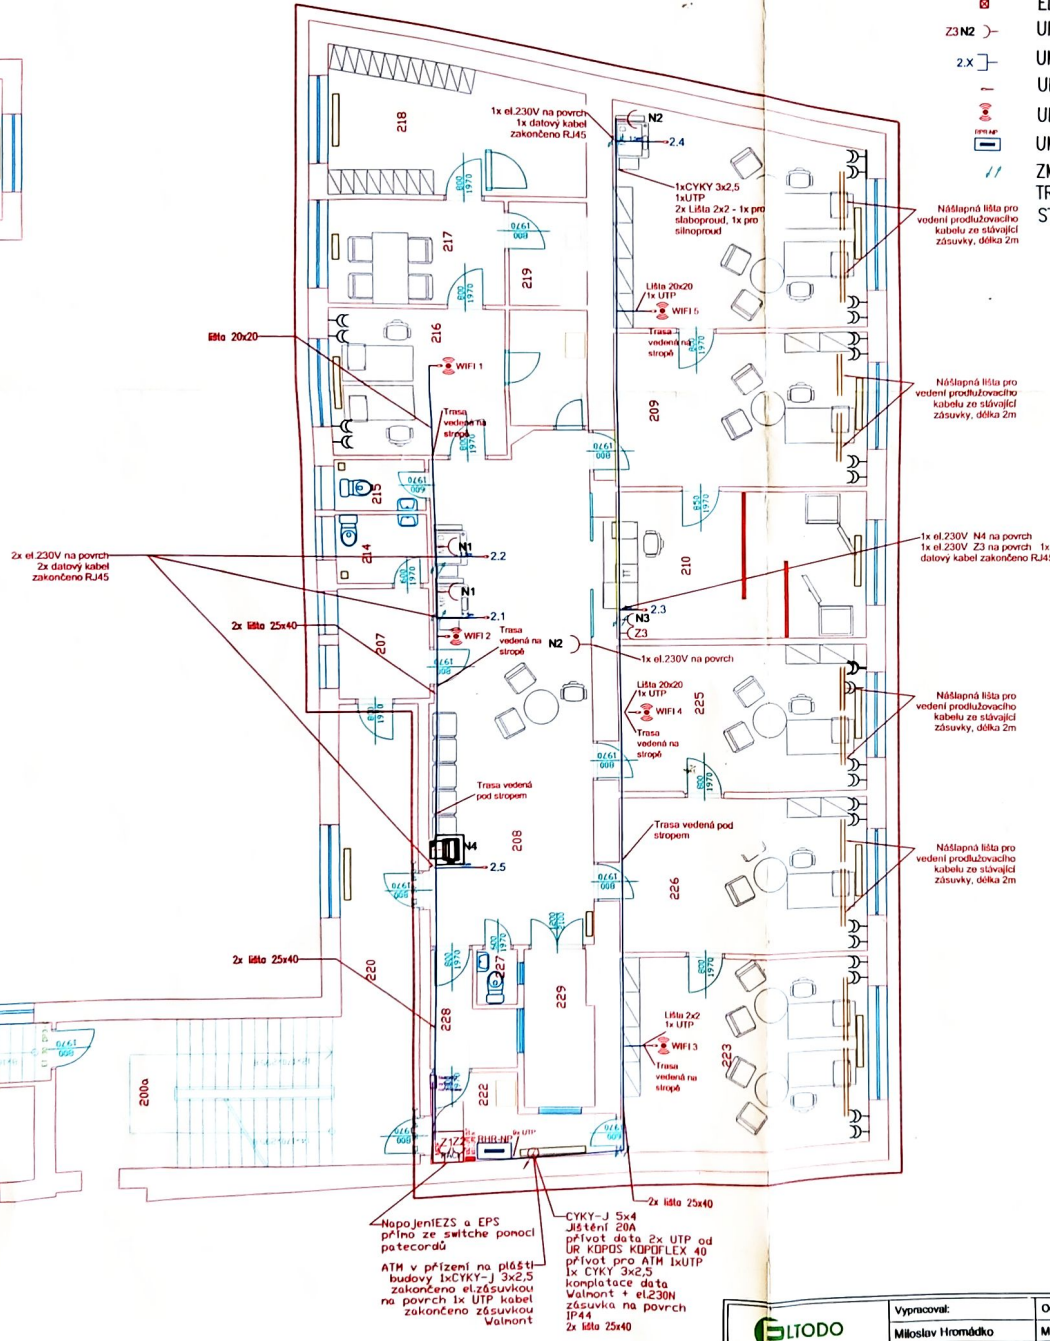

| | | | | |
|---|--|------------------|-------------|--------------------|
|  www.eltodo.cz Novoborská 1010/14 142 01 Praha 4 | Vypracoval: | Odp. projektant: | Schválil: | Č. zak.: |
| | Miloslav Hromádka | Martin Plzák | Michal Vojl | - |
| Alce: | Česká spořitelna a.s., Karlovo náměstí 22, Roudnice n. Labem | | | Stupeň: DPS |
| Část: | Datové a silové rozvody pro IT -Náhradní provoz | | | Datum: Březen 2022 |
| Objekt: | Púdorys 2.NP | | | Formát: A4/A4 |
| | | | | Měřítko: 1:100 |
| | | | | Číslo výkresu: 5 |
| | | | | Paré: |